


業 務 仕 様 書

- 1 業務名 竹田地区町民体育館 LED 化改修工事実施設計及び監理業務
- 2 概 要 工事实施設計業務
竹田地区町民体育館の LED 化改修工事の実施設計
工事監理業務
上記工事に係る工事監理


所在地 東伯郡三朝町大字穴鴨
- 3 業務期間 契約の日から令和 8 年 2 月 2 5 日
- 4 業務仕様
鳥取県総務部営繕課監修の「公共建築設計業務委託仕様書」及び「公共建築工事監理業務委託仕様書」の例による。
- 5 成果品 発注用設計書・図面 A3（金入り） 2 部
閲覧用 金抜き（数量あり） 2 部
閲覧用 金抜き（数量抜き） 2 部
縮刷版 A3 3 部
業務完了報告書 積算資料 1 式 1 部
電子データ 2 部

地理院地図


GSI Maps

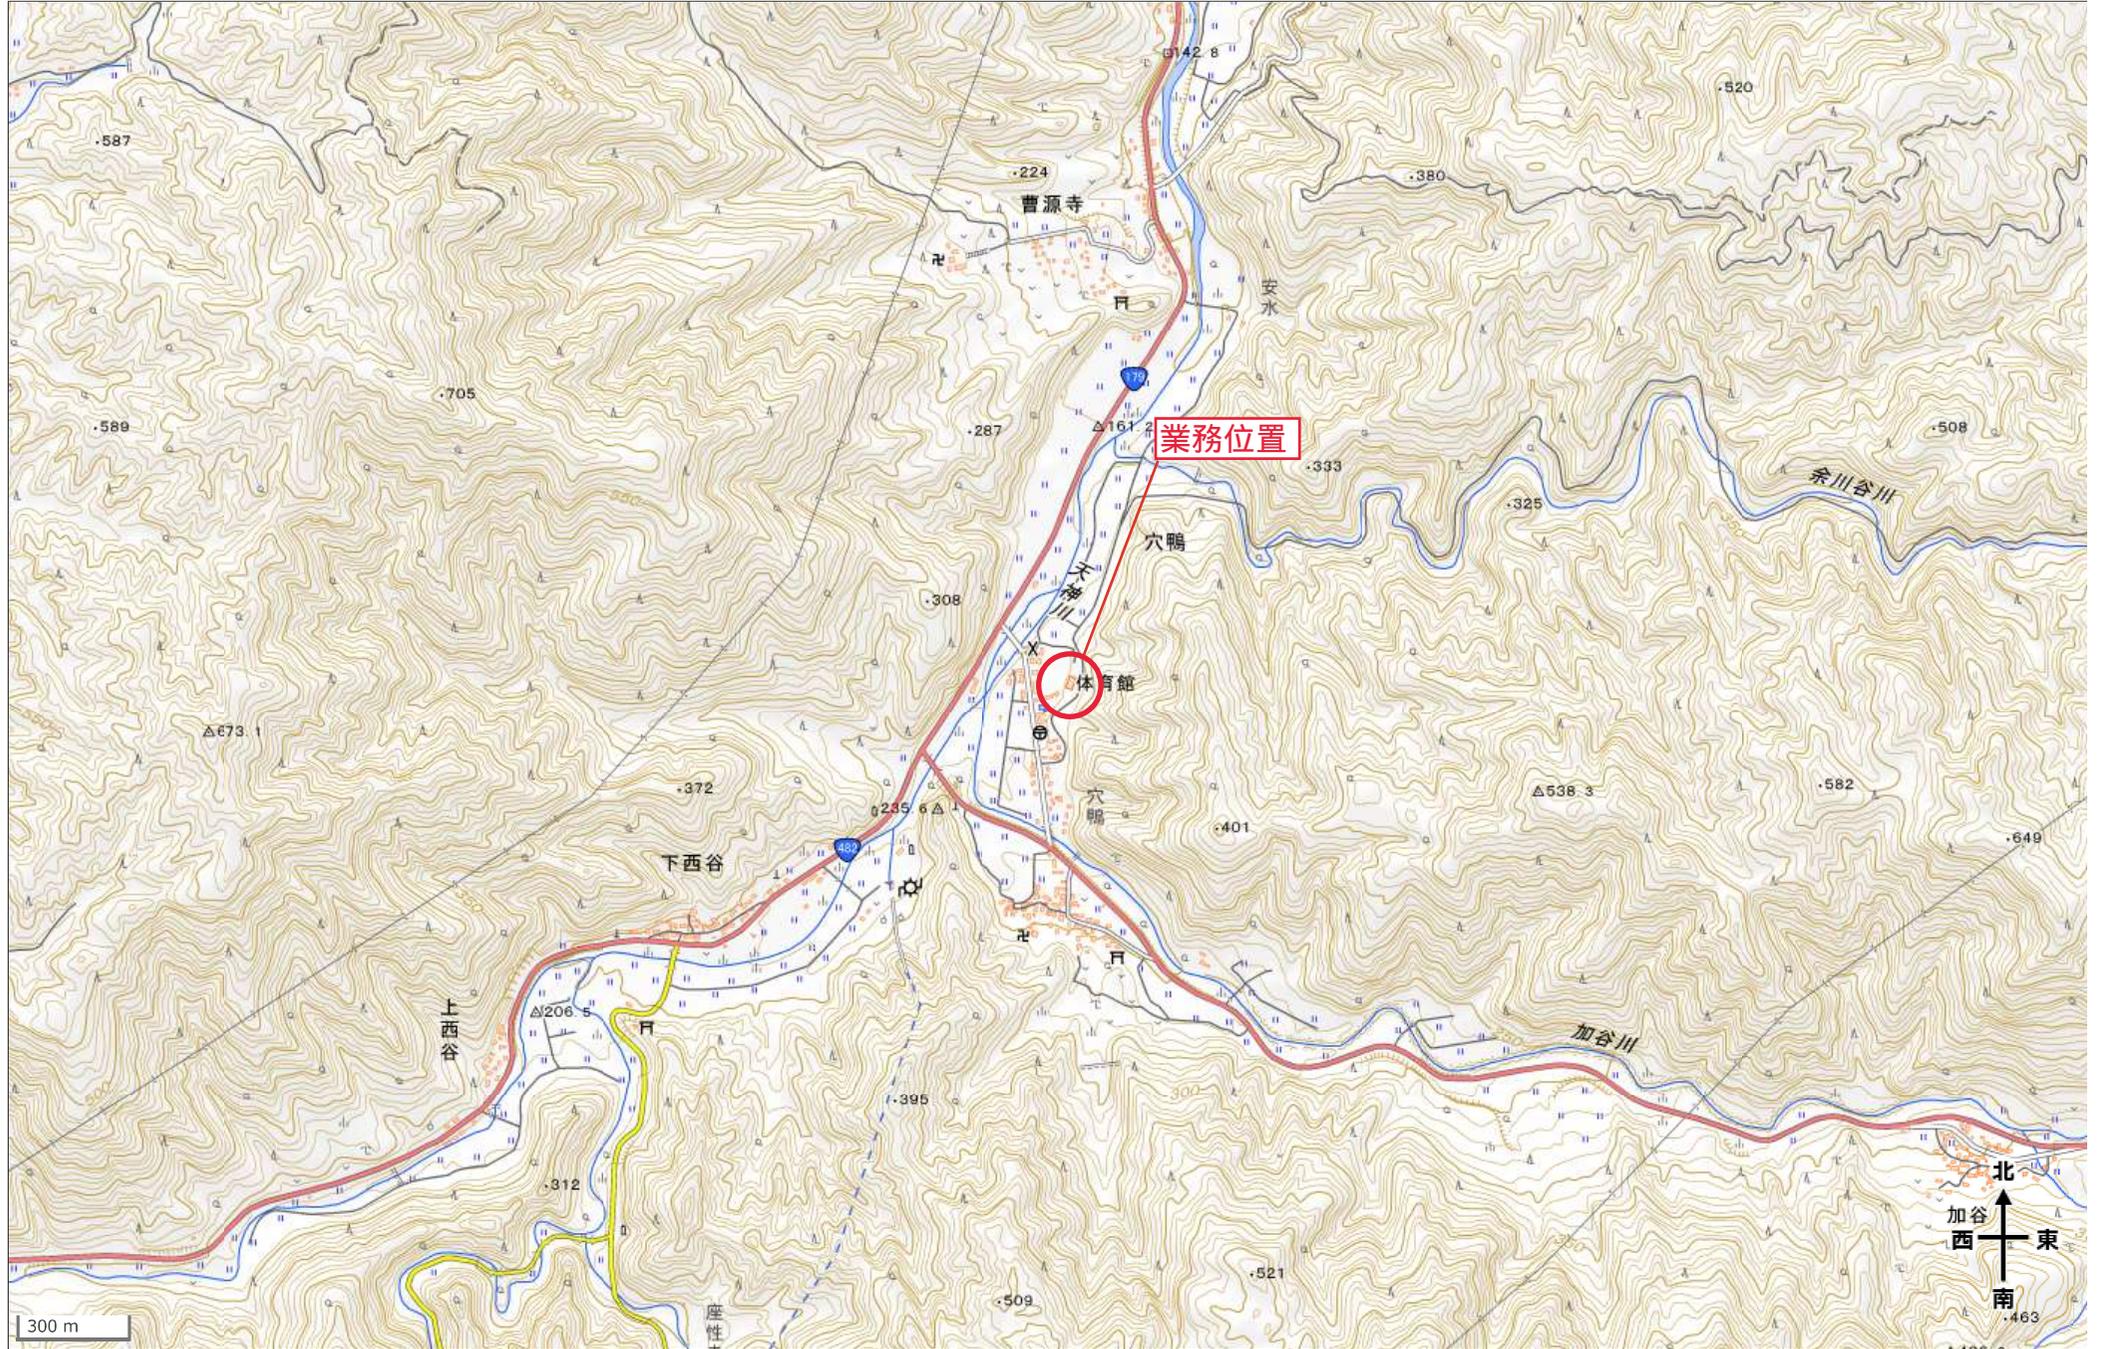

業務名	竹田地区町民体育館LED化改修工事実施設計及び監理業務						
委託料	円						
業務概要	<ul style="list-style-type: none"> ・業務場所：三朝町大字穴鴨 ・業務内容 竹田地区町民体育館のLED化改修工事に係る実施設計及び工事監理 						
費目	名 称	規 格	数 量	単 位	単 価	金 額	摘 要
実施設計業務							
	直接人件費		1	式			
	改修工事設計	建築	90.3	人・時間			
	諸経費		1	式			率=1.10
	技術経費		1	式			率=0.15
	小計						
工事監理業務							
	直接人件費			式			
	改修工事監理		56.0	人・時間			
	諸経費		1	式			率=1.10
	技術経費		1	式			率=0.15
	小計						
合計							
	消費税		1	式			
委託費計							

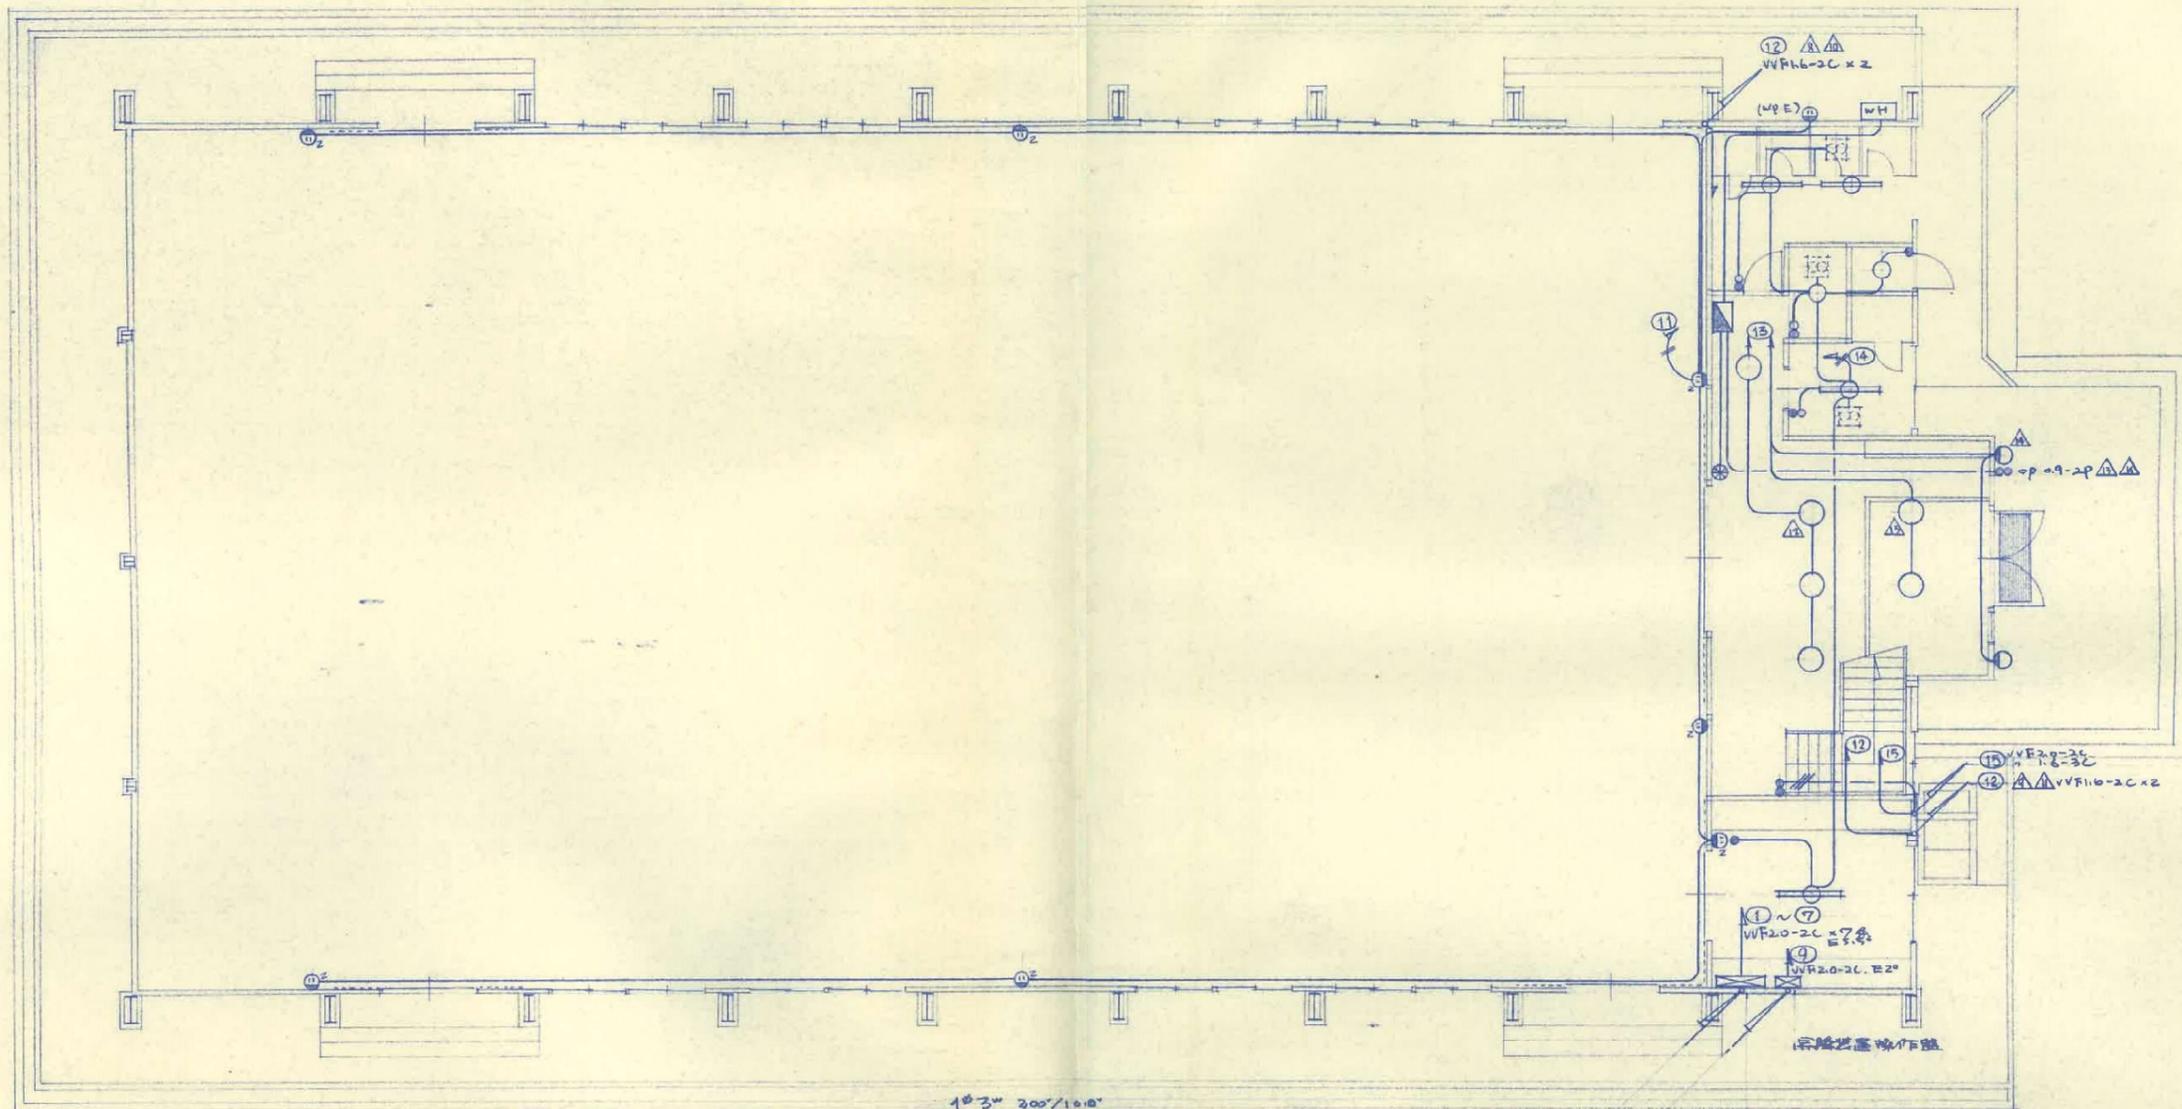

1階平面図

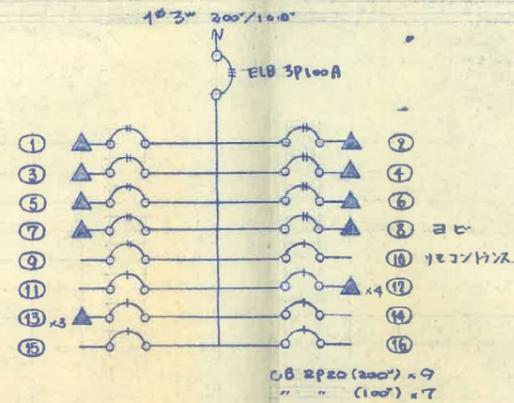


分電盤結線図

WF20-2C x 2
WF16-3C x 7 (55V)
WF110-2C x 2



工事名	竹田地区町民体育館建築工事(電気設備)				
図名	電灯 コンセント設備				
縮尺	1:100	図番	第	調整	62.2.3
設計		製図	承認		
中国電気工事株式会社					

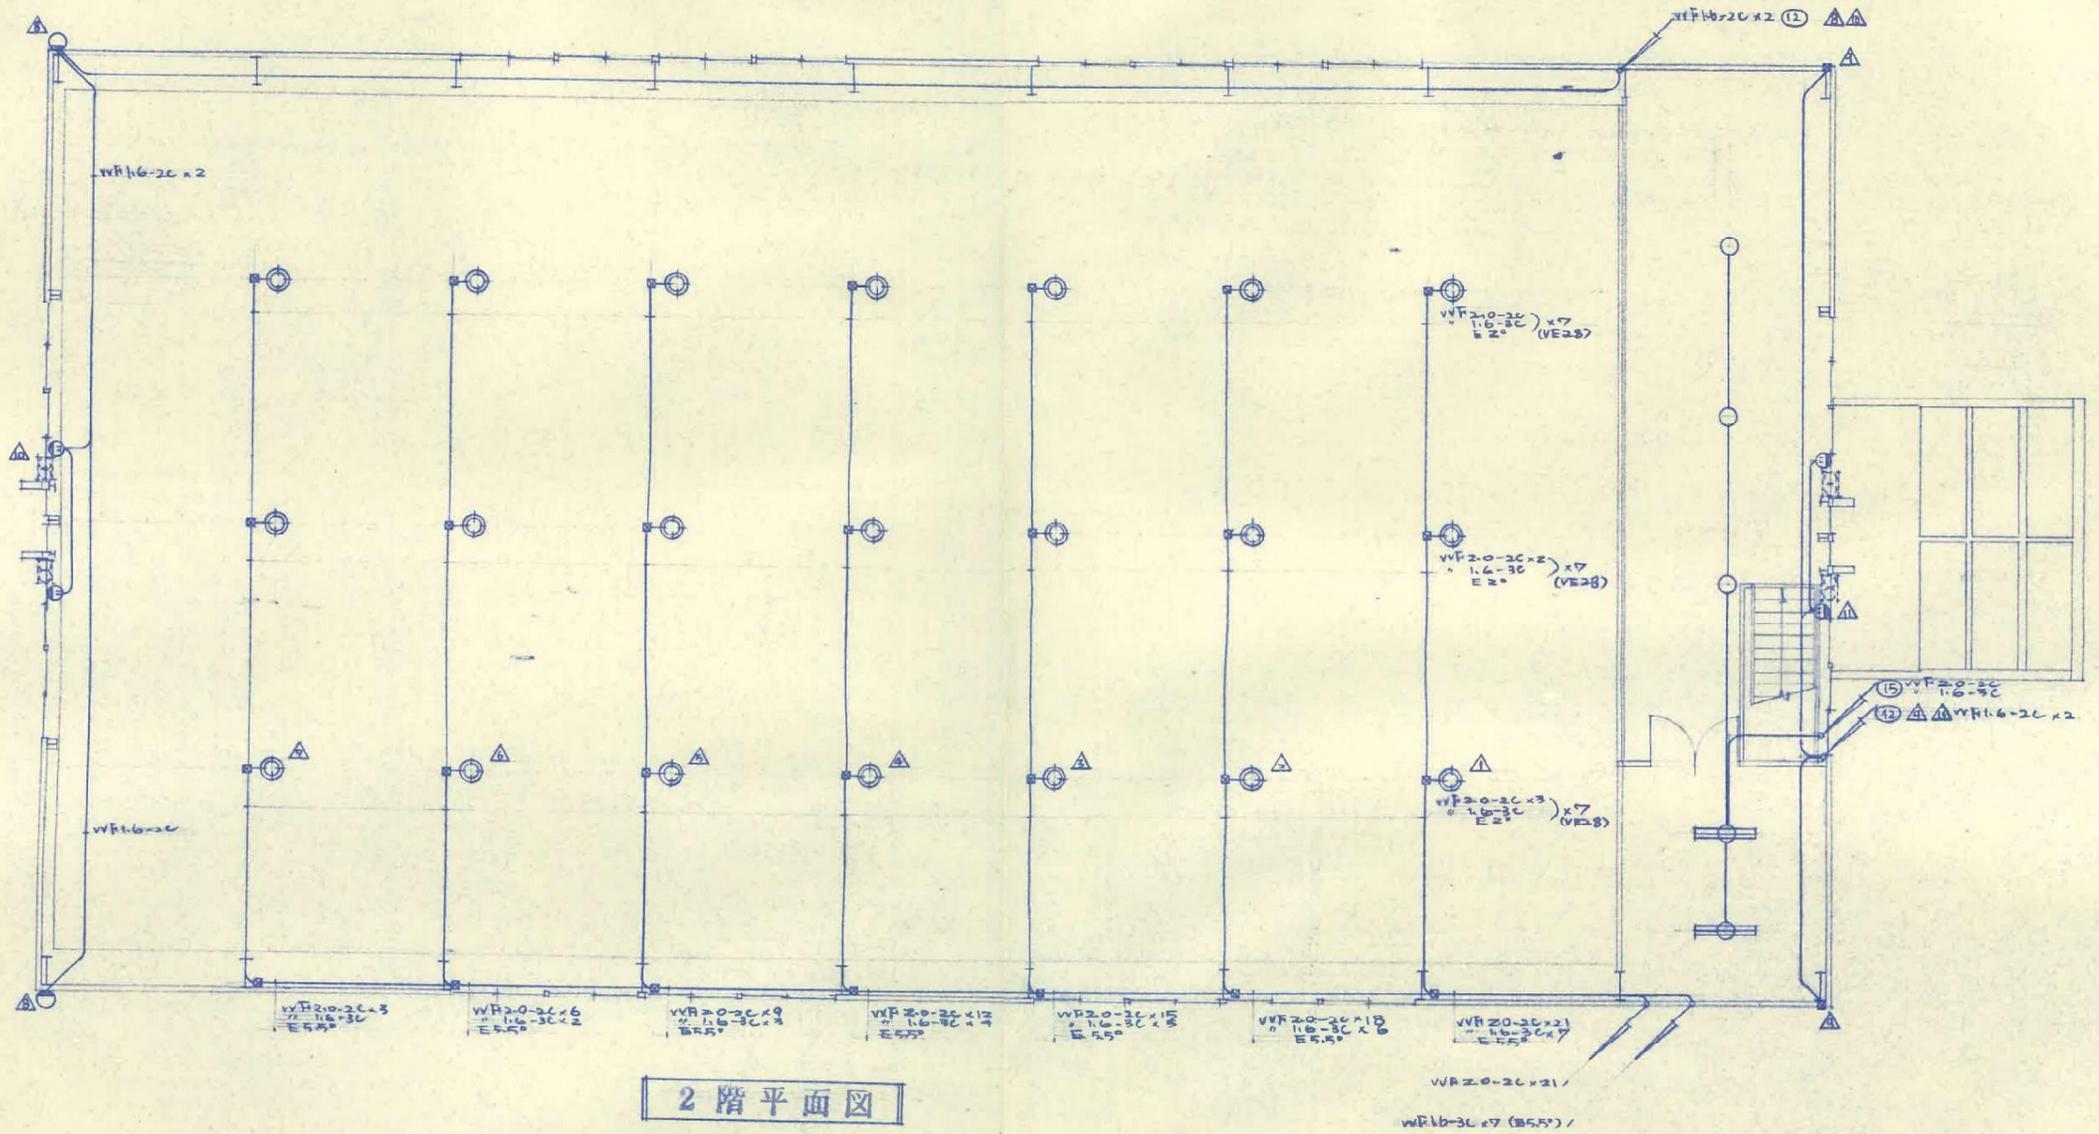

2階平面図

倉吉
津田設計
195番
津田設計
原 美

承認
62.2.5
津田設計

工事名	竹田地区市民体育館建築工事(電気設備)			
図名	電灯、コンセント設備完成図			
縮尺	1:100	図番	葉調整	62.2.4
設計	製図	承認		
中国電気工事株式会社				